



PLANTA BAIXA 1º PAVIMENTO - INSTALAÇÕES HIDRÁULICAS - TRECHO 01

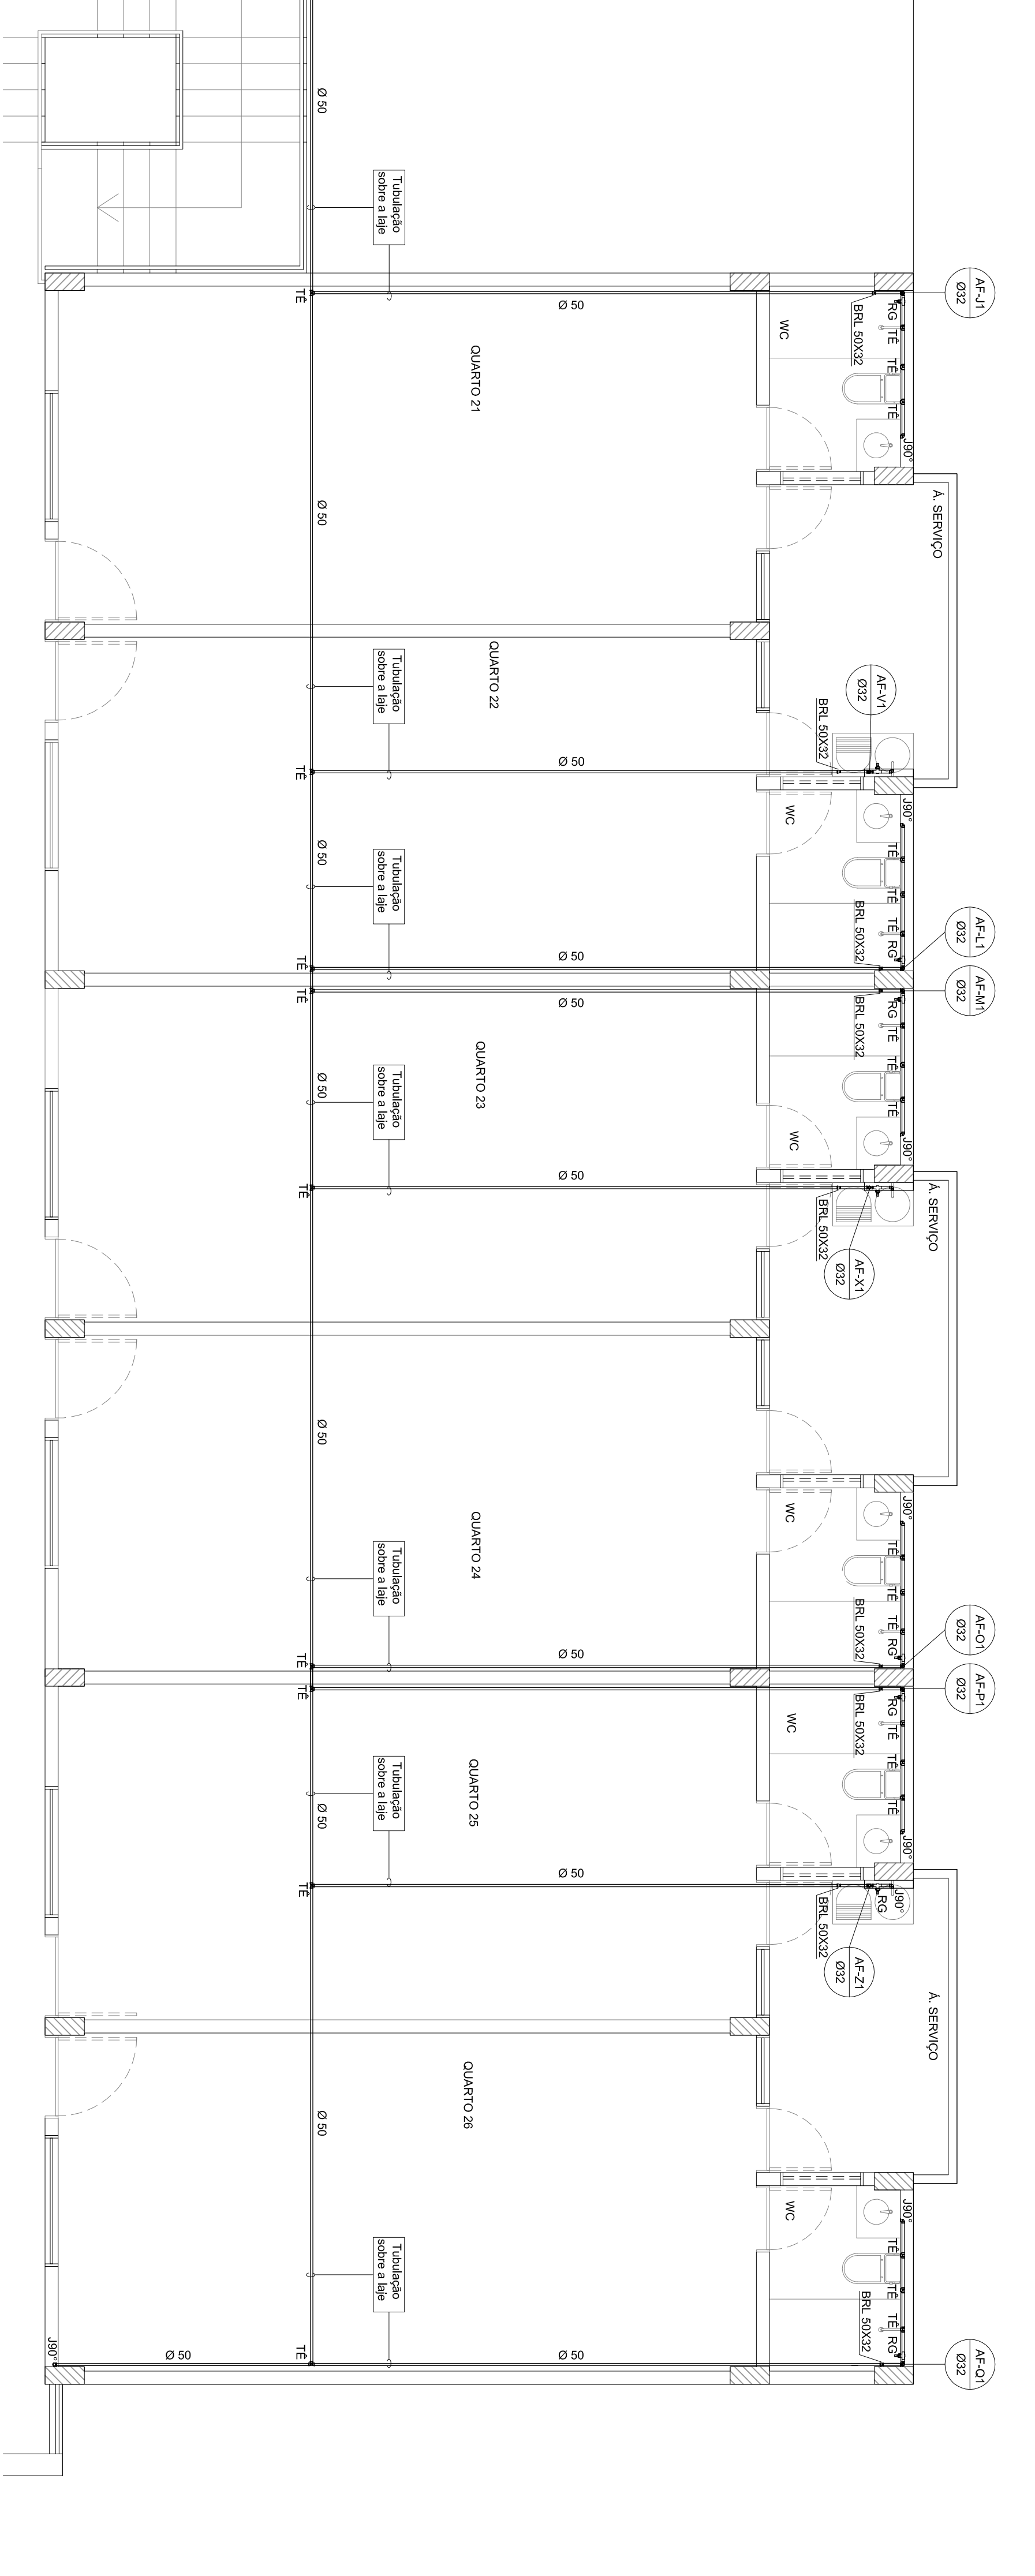

PLANTA BAIXA 1º PAVIMENTO - INSTALAÇÕES HIDRÁULICAS - TRECHO2

<p>PROJETO: INSTALAÇÕES HIDRÁULICAS Estrutura: BLOCO DA RESIDÊNCIA UNIVERSITÁRIA BANANEIRAS LOCAL: CAMPUS III BANANEIRAS PROPRIETÁRIO: UNIVERSIDADE FEDERAL DA PARAÍBA</p>				
DATA	RESPONSÁVEL	INSC. PM	RUBRICA	PROJETISTA:
JUL/02/2013				SEBASTIÃO VIEIRA Fone: (83) 9816-0330
VERSÃO	DESENHOS	VIETO	CONTROLE DO PROJETO	
			VERSÃO	DESCRIÇÃO DA MODIFICAÇÃO
150	PLANTA BARRA 1º PAVIMENTO - INST. HIDRÁULICAS-ITRECH01			
150	PLANTA BARRA 1º PAVIMENTO - INST. HIDRÁULICAS-ITRECH02			

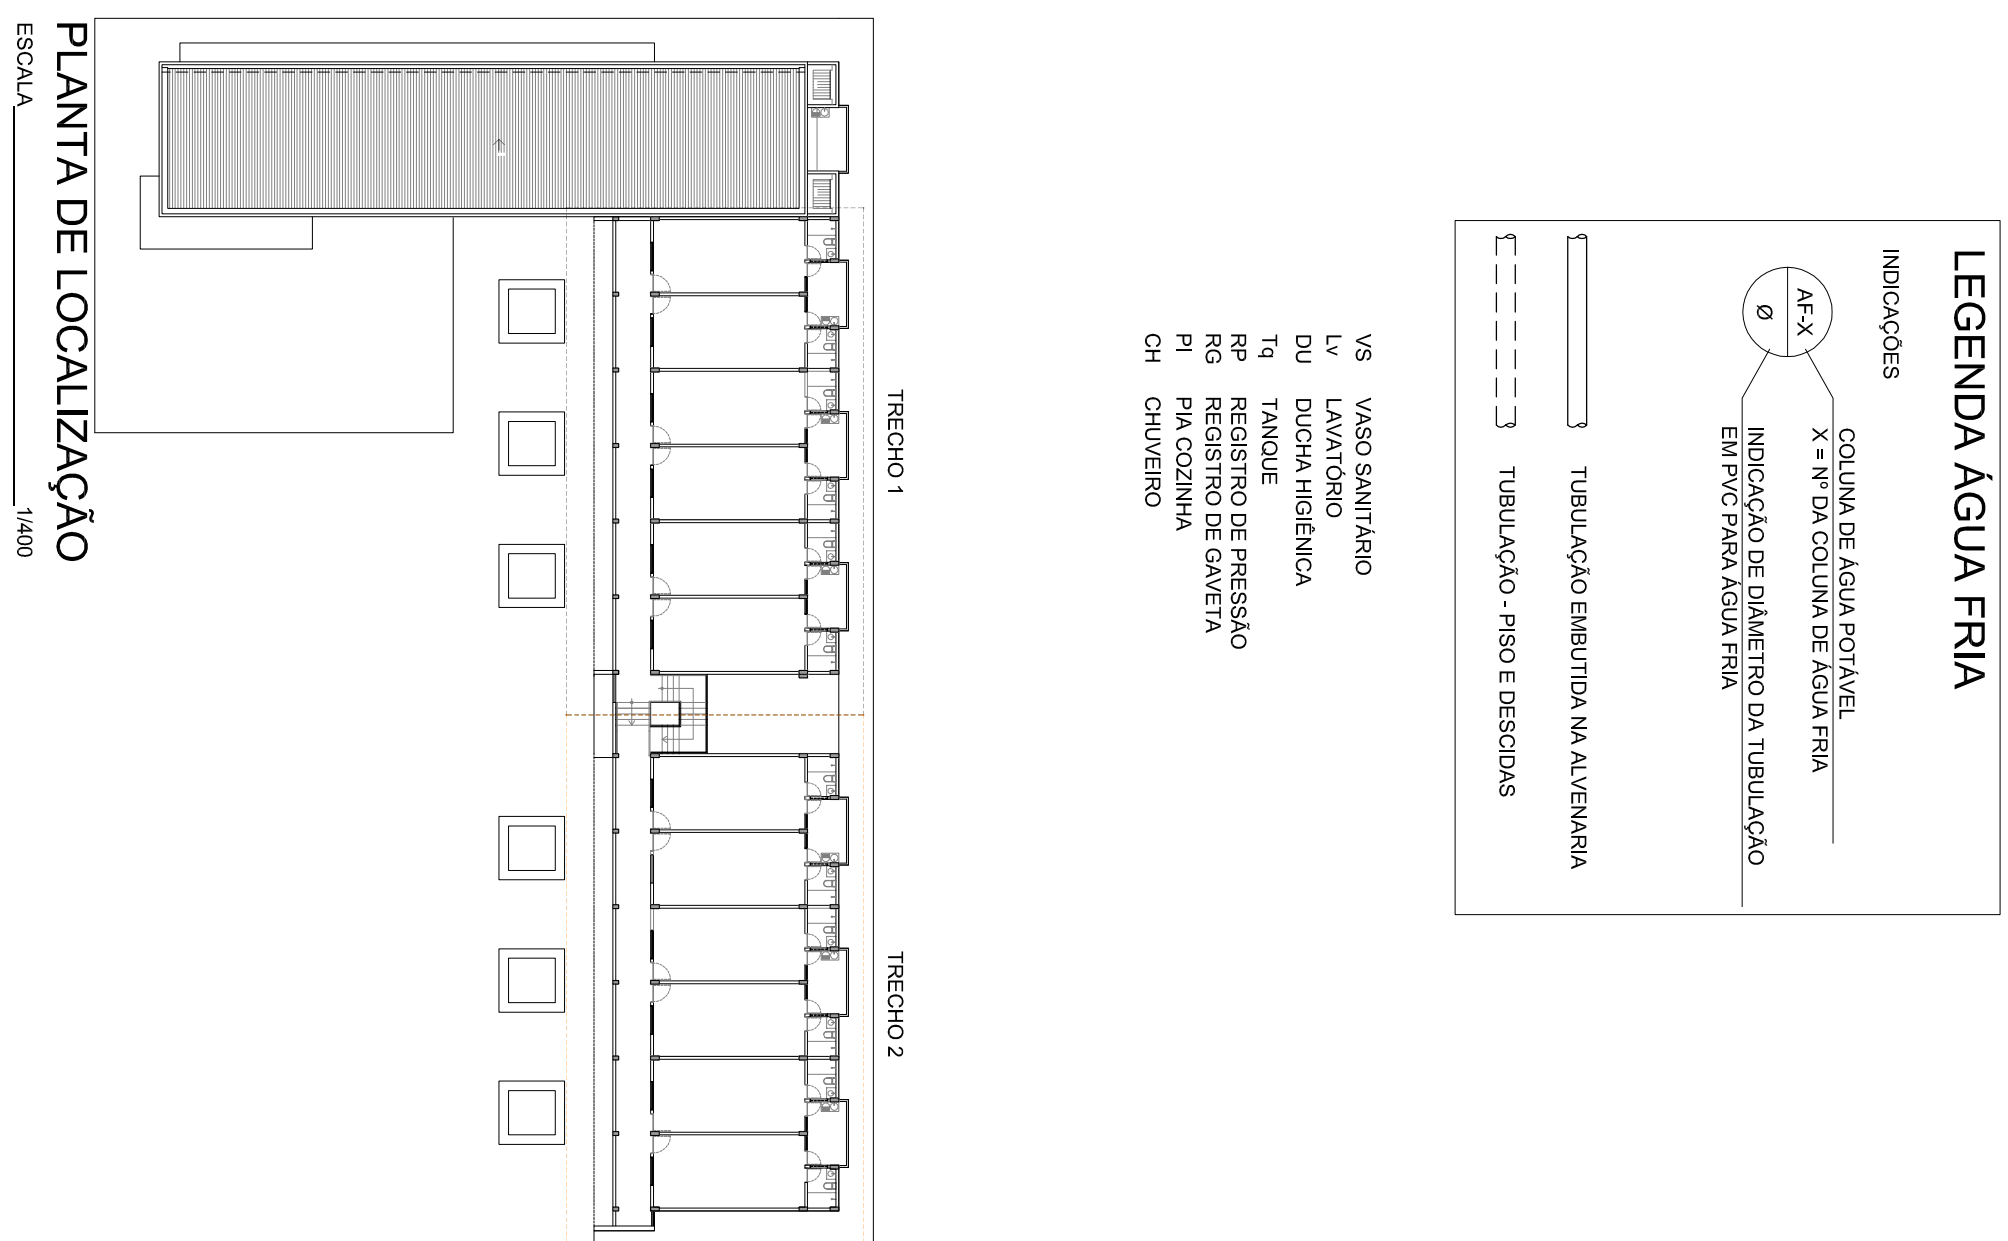

PLANTA DE LOCALIZAÇÃO

ESCALA 1/400