

PLANTA BAIXA TÉRREO - INSTALAÇÕES HIDRÁULICAS - TRECHO1

ESCALA 1/50

LEGENDA ÁGUA FRIA

INDICAÇÕES

AF-X


Ø

COLUNA DE ÁGUA POTÁVEL
X 1/2" DA COLUNA DE ÁGUA FRIA
INDICAÇÃO DE PLANTÃO DA TUBULAÇÃO
ENTRADA PARA ÁGUA FRIA

TUBULAÇÃO EMBITADA NA ALVENARIA

TUBULAÇÃO - PISO E DESCIDAS

- VS VASO SANITÁRIO
DV DUCHA HIGIÊNICA
Tq TANQUE
RP REGISTRO DE PRESSÃO
T REGISTRO DE TEMPERATURA
CH CHUVEIRO

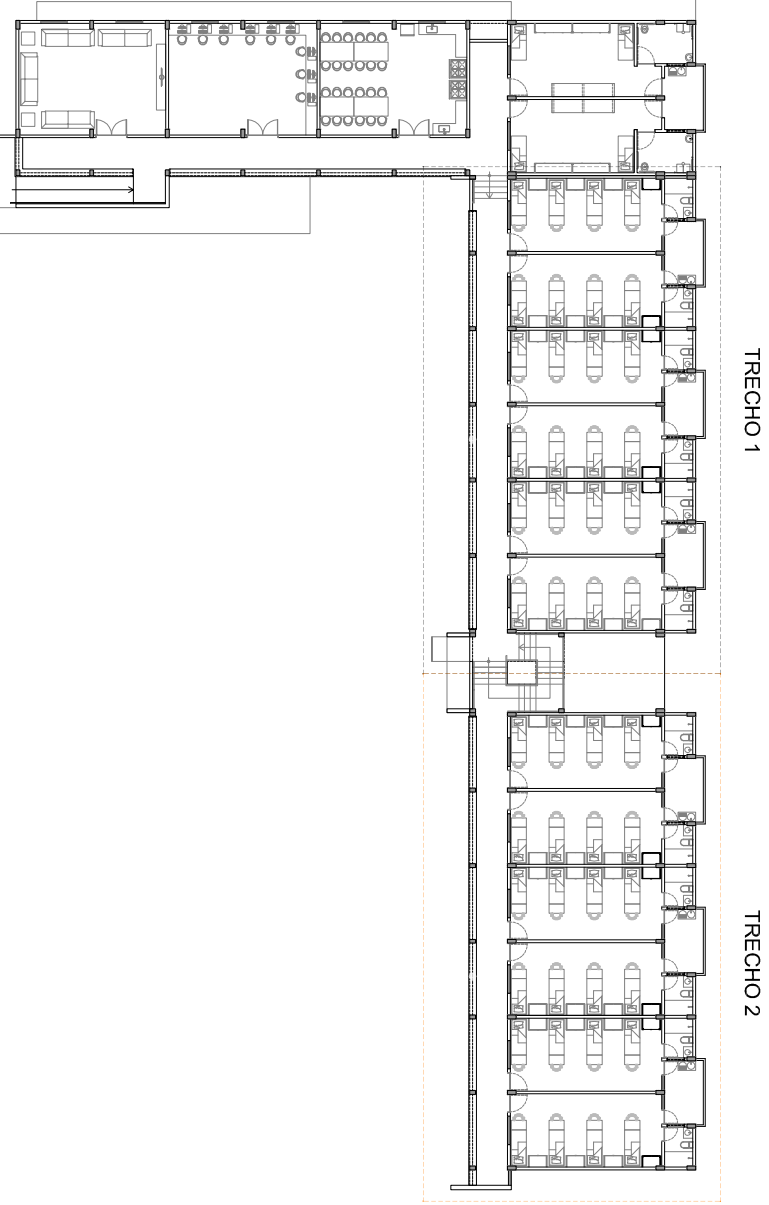

PLANTA DE LOCALIZAÇÃO

ESCALA 1/500

PROJETO: INSTALAÇÕES HIDRÁULICAS				PROJETO: INSTALAÇÕES HIDRÁULICAS					
EMPRESA: BLOCO DA RESIDÊNCIA UNIVERSITÁRIA BANANEIRAS				EMPRESA: BLOCO DA RESIDÊNCIA UNIVERSITÁRIA BANANEIRAS					
LOCAL: CAMPUS III BANANEIRAS				LOCAL: CAMPUS III BANANEIRAS					
PROPRIETÁRIO: UNIVERSIDADE FEDERAL DA PARAIBA				PROPRIETÁRIO: UNIVERSIDADE FEDERAL DA PARAIBA					
01/05				01/05					
.....								
DATA	RESPONSÁVEL	INSCRM	RUBRICA	PROJETISTA:	DATA	RESPONSÁVEL	INSCRM		
JULHO/2013				SEBASTIÃO VITORINO	JULHO/2013				
				CREA 16065571-9					
				Fones: (51) 8116-4280					
VISTO				VISTO					
DESENHOS				DESENHOS					
ESCALA				ESCALA					
1/50	PLANTA BAIXA TÉRREO - INST. HIDRÁULICAS-TRECHO1			1/50	PLANTA BAIXA TÉRREO - INST. HIDRÁULICAS-TRECHO1				